



우노아이디

강원 춘천시 안마산로 114 한광빌딩 2층
T.010 4857 6588 E.ccunoid_o@naver.com

PROJECT TITLE

MATERIAL

HARDWARE&ACCESSORY

APPLIANCES

NOTE

KEY PLAN

SHEET NO.


DRAWING BY

CHECK BY

DATE

SCALE
A3 : 1/60

불박이장, 상부장 오픈 간섭 체크 필요

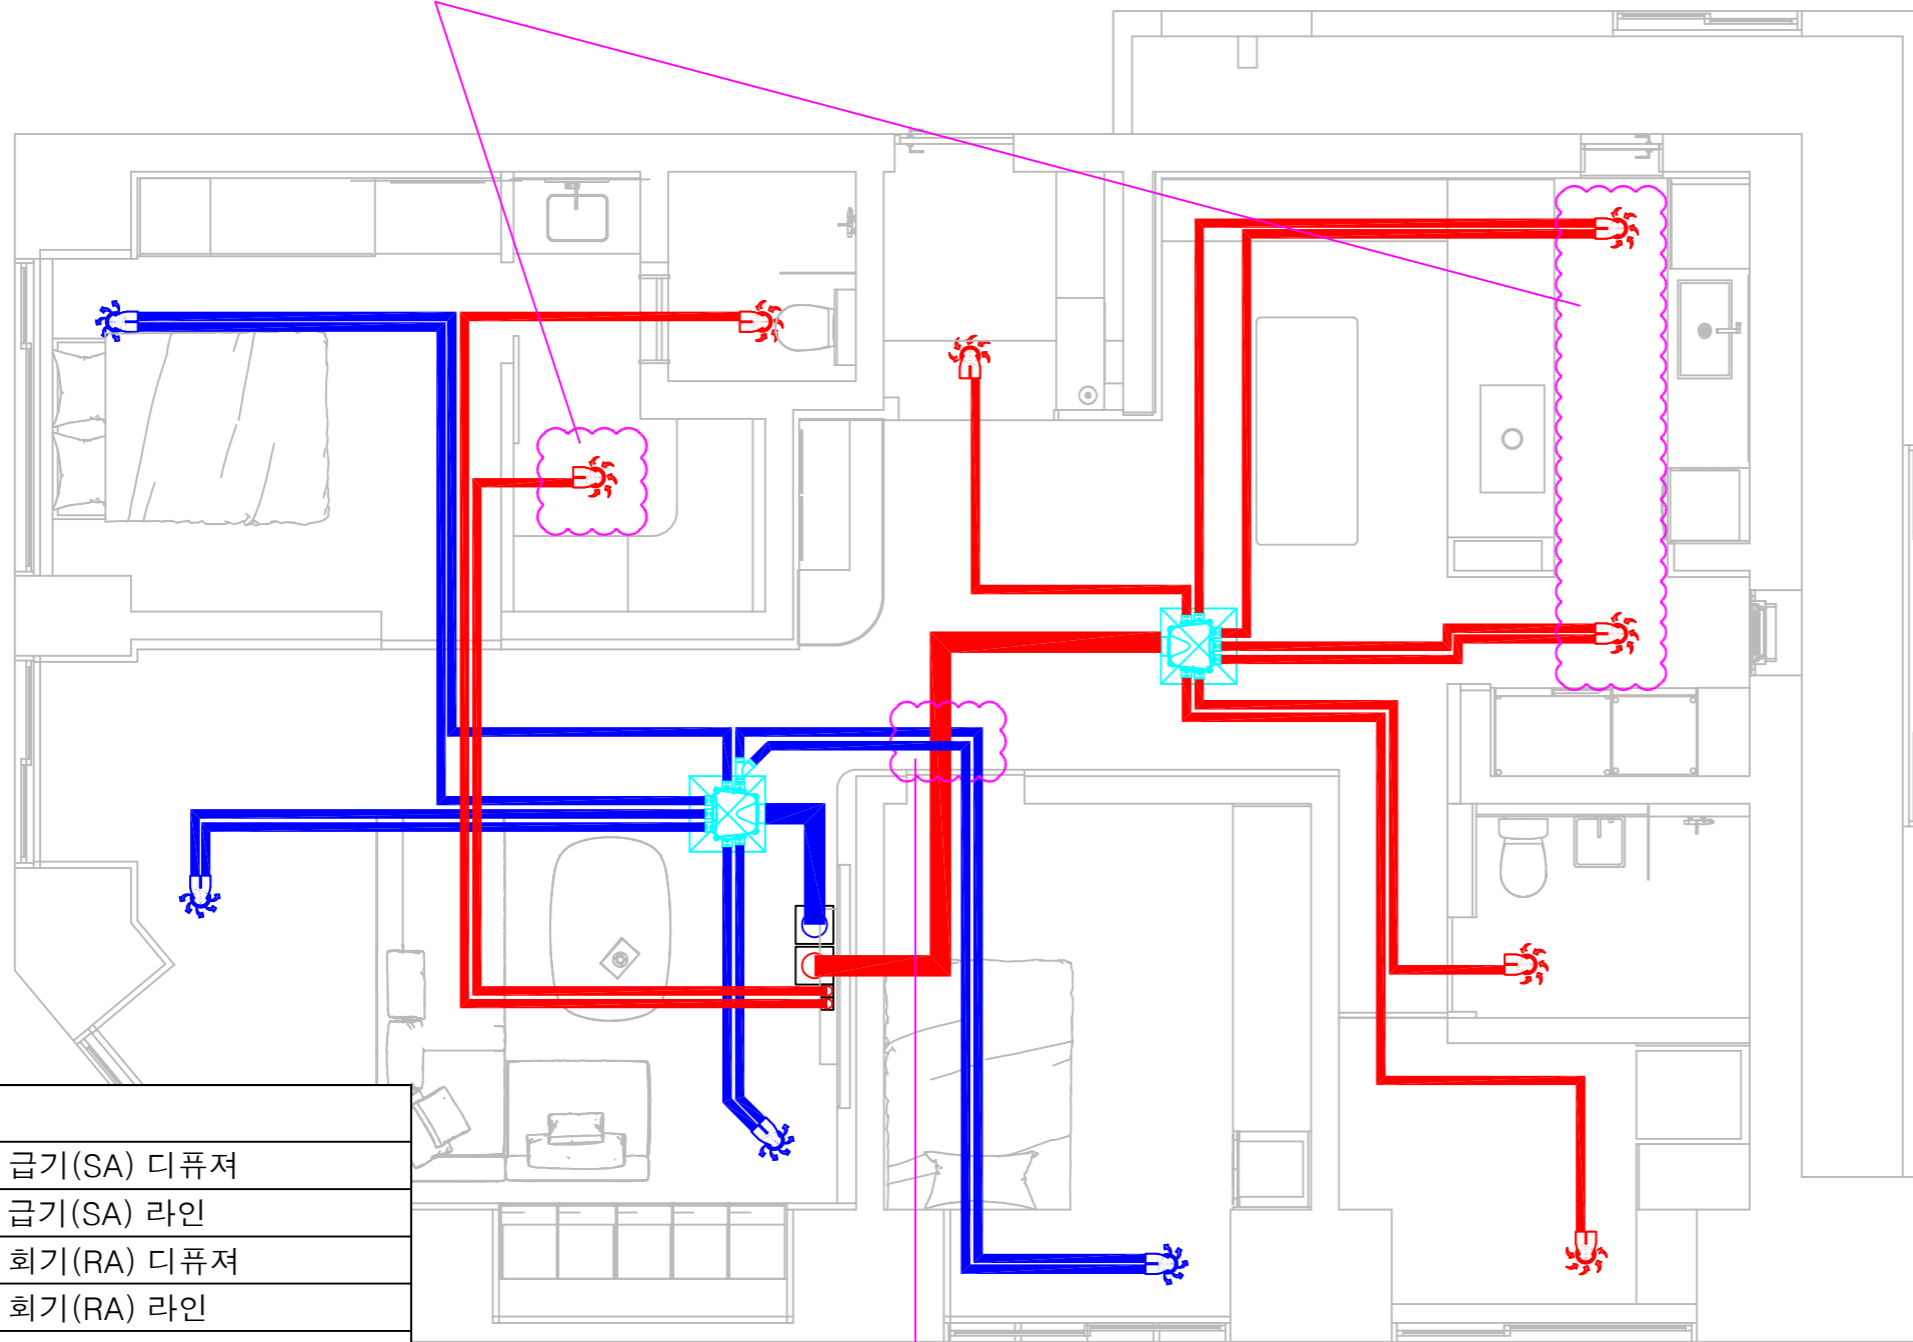

범례	
	급기(SA) 디퓨저
	급기(SA) 라인
	회기(RA) 디퓨저
	회기(RA) 라인
	외기(OA) 라인
	배기(EA) 라인
	점검구 (600X600)

메인배관 170mm
서브배관 80mm
배관교차부 250mm 이상 필요



2층 환기설계 평면도

축척 A3 : 1/60



우노아이디

강원 춘천시 안마산로 114 한광빌딩 2층
T.010 4857 6588 E.ccunoid_o@naver.com

PROJECT TITLE

MATERIAL

HARDWARE&ACCESSORY

APPLIANCES

NOTE

KEY PLAN

SHEET NO.


DRAWING BY

CHECK BY

DATE

SCALE
A3 : 1/60

불박이장, 상부장 오픈 간섭 체크 필요

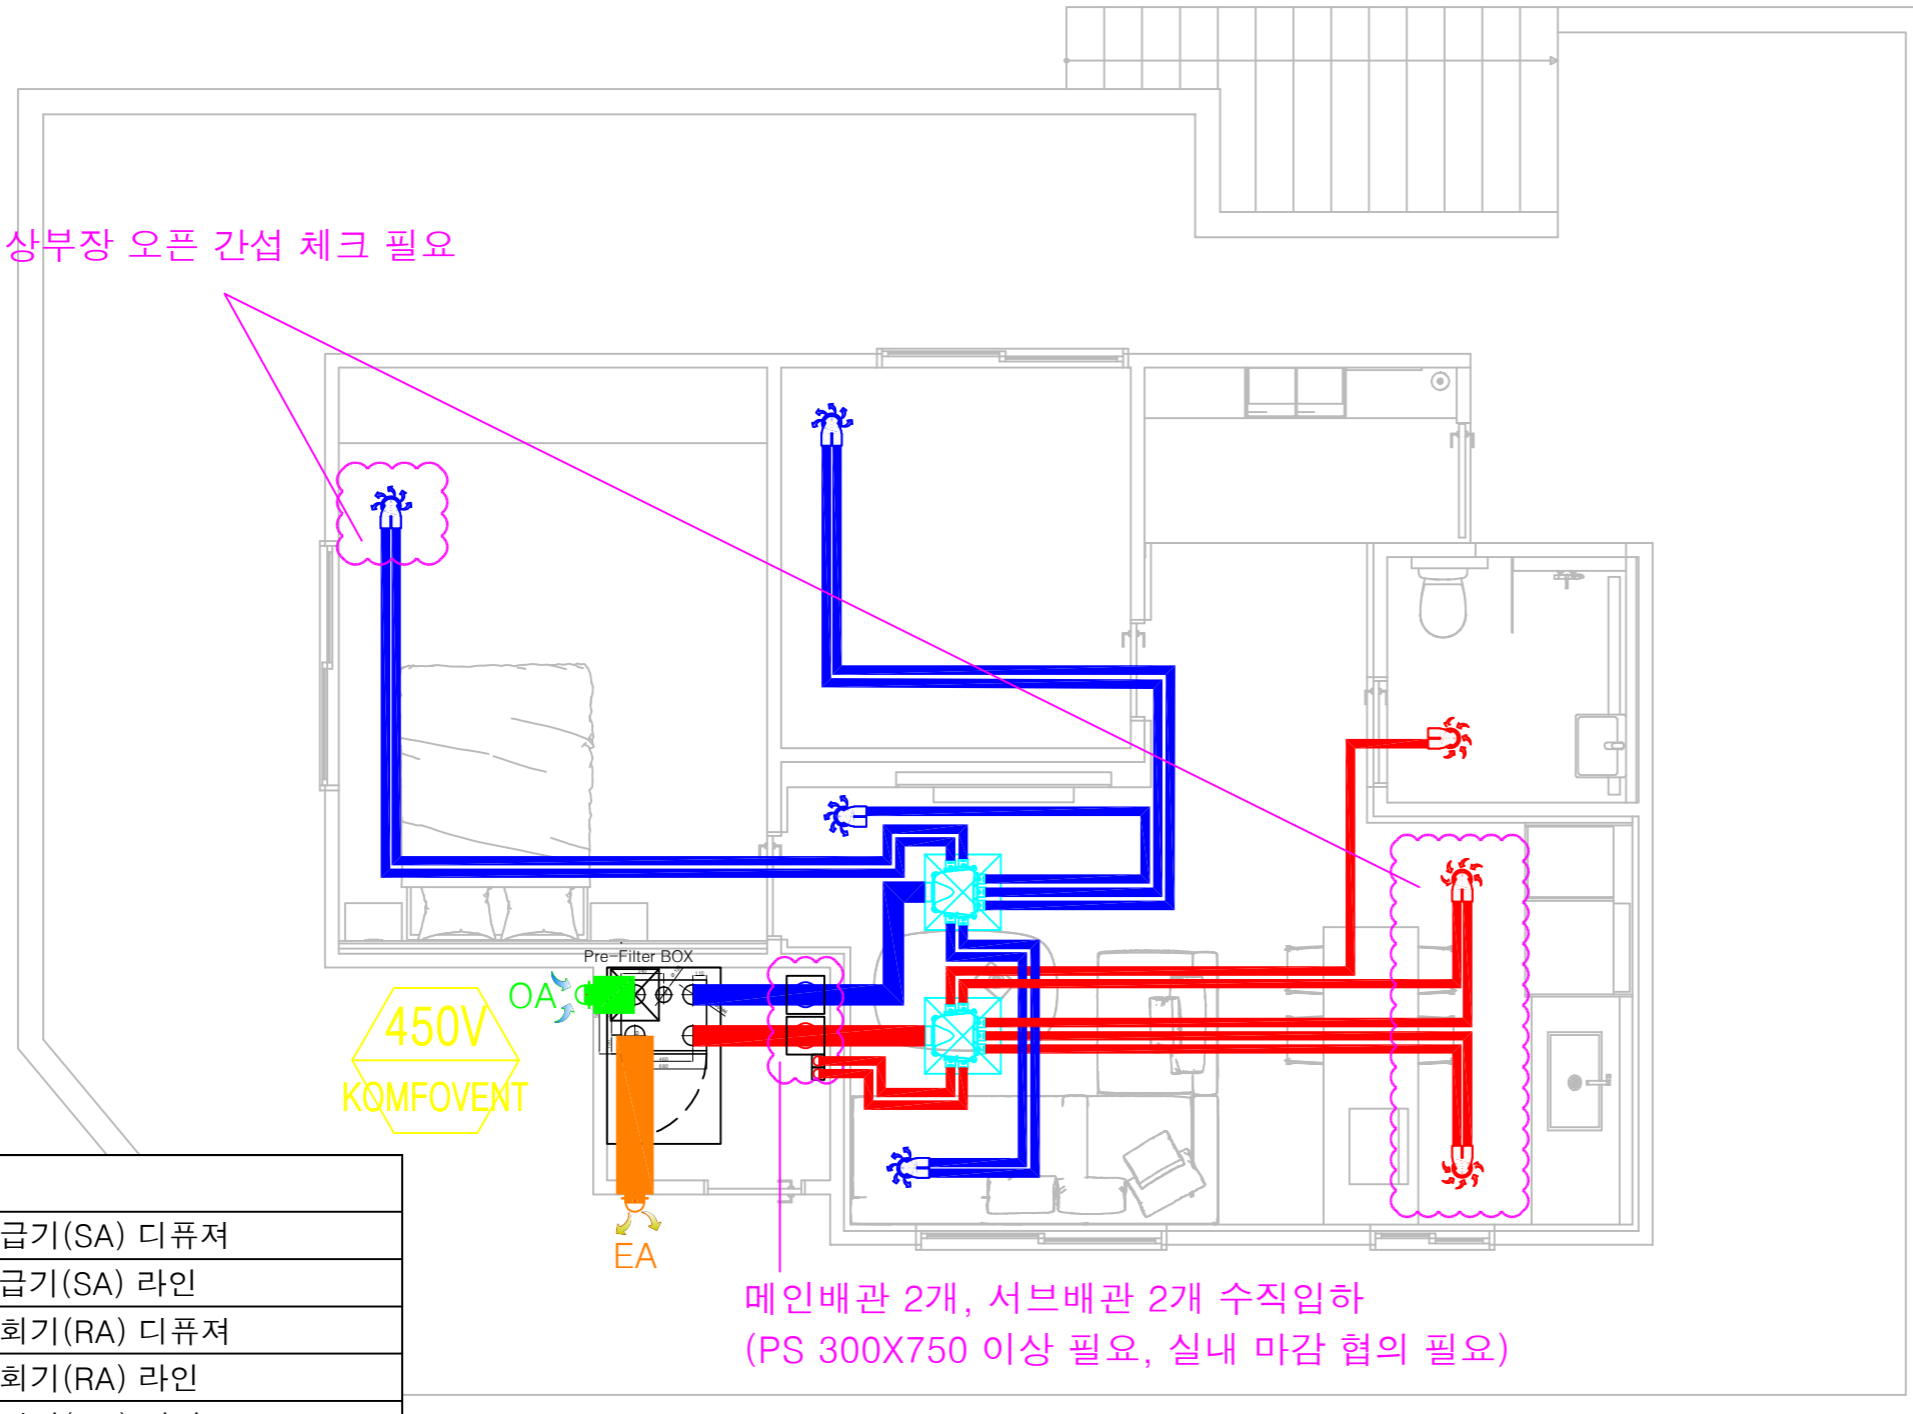

450V
KOMFOVENT

OA배관은 EA배관, 보일러 연통,
주방후드, 화장실 배기팬과 3M 이상 이격 권장

메인배관 2개, 서브배관 2개 수직입하
(PS 300X750 이상 필요, 실내 마감 협의 필요)

범례	
	급기(SA) 디퓨저
	급기(SA) 라인
	회기(RA) 디퓨저
	회기(RA) 라인
	외기(OA) 라인
	배기(EA) 라인
	점검구 (600X600)

1

3층 환기설계 평면도

축척 A3 : 1/60